


**ZÁSOBENÍ VÝCHODNÍ ČÁSTI OKRESU KUTNÁ HORA PITNOU VODOU
KOORDINAČNÍ SITUACE 1: 1000 - 19. ČÁST**

LEGENDA:

NAVRHOVANÁ ZAŘÍZENÍ:

- PROJEKTOVANÝ VODOVOD
- PROJEKTOVANÉ OBJEKTY HYDRANTŮ PODZEMNÍ (KALNIK, VODPUSKŮNĚK)
- STÁVAJÍCÍ ZAŘÍZENÍ:
- STÁVAJÍCÍ KANALIZACE
- STÁVAJÍCÍ VODOVOD
- KABEL CETIN
- ČEZ NN - NADZEMNÍ VEDENÍ
- ČEZ NN - PODZEMNÍ VEDENÍ
- ČEZ VN - NADZEMNÍ
- VEŘEJNÉ OSVĚTLENÍ
- PLYNOVOD

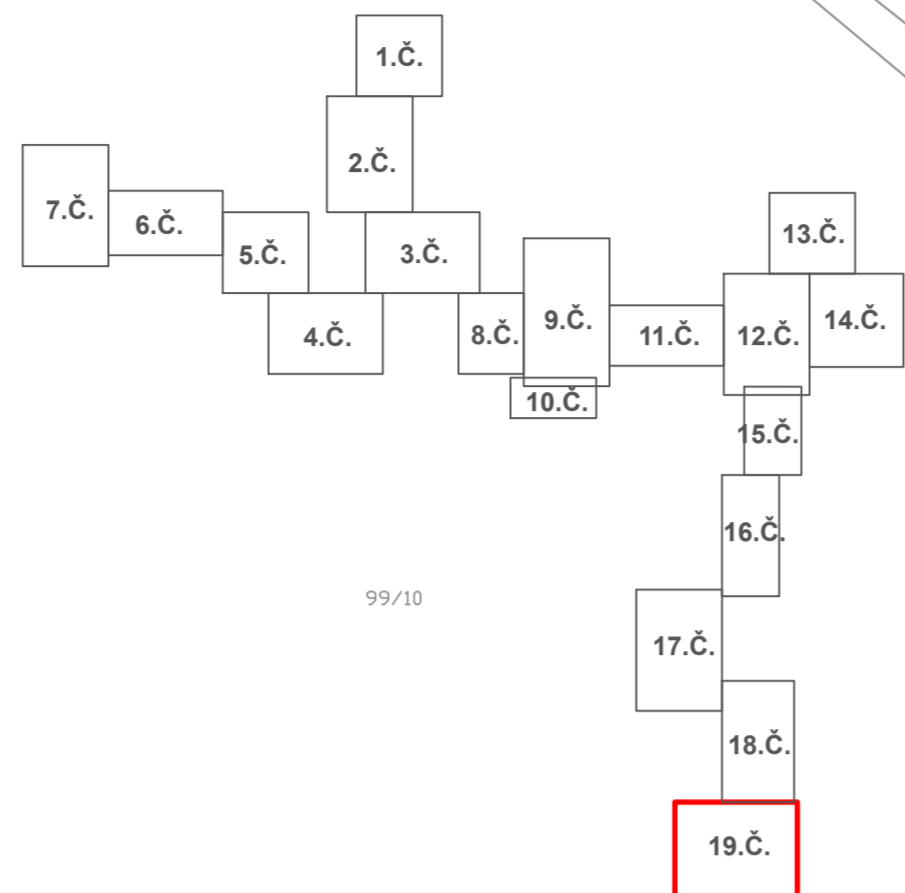

SO 15 - Rozvodný řád V-3-1 (Lovčice)
PE, Ø90, dl. 154,6 m

SO 15 - Rozvodný řád V-3 (Lovčice)
PE, Ø90, dl. 259,3 m

SO 05 - Propojovací řád V (Starkoč - Lovčice)
PE, Ø110, dl. 1436,1 m

SO 14 - Řád V (Lovčice)
PE, Ø110, dl. 748,2 m

SO 15 - Rozvodný řád V-6-1 (Lovčice)
PE, Ø90, dl. 68,1 m

SO 15 - Rozvodný řád V-6-2 (Lovčice)
PE, Ø90, dl. 103,0 m

SO 15 - Rozvodný řád V-6 (Lovčice)
PE, Ø90, dl. 101,9 m

SO 15 - Rozvodný řád V-6-3 (Lovčice)
PE, Ø90, dl. 100,9 m

SO 14 - Řád V (Lovčice)
PE, Ø110, dl. 748,2 m

SO 15 - Rozvodný řád V-5 (Lovčice)
PE, Ø90, dl. 164,0 m

SO 15 - Rozvodný řád V-4 (Lovčice)
PE, Ø90, dl. 189,8 m

SO 15 - Rozvodný řád V-4-1 (Lovčice)
PE, Ø90, dl. 90,6 m

SO 15 - Rozvodný řád V-2 (Lovčice)
PE, Ø90, dl. 276,1 m

SO 15 - Rozvodný řád V-1 (Lovčice)
PE, Ø90, dl. 58,0 m

PROTLAK POD SILNICÍ
OCEL. CHRÁNIČKA
Ø 155 x 8,0 mm
dl. 4,5 m

PROTLAK POD VODOTEČÍ
Lovčický potok IDVT 10185503
F. km 3,360
+ **PROTLAK POD SILNICÍ**
CHRÁNIČKA PE100 RC
Ø180x10,7 mm
CELKOVÁ DÉLKA 14,5 m

PROTLAK POD VODOTEČÍ
Lovčický potok IDVT 10185503
F. km 3,196
CHRÁNIČKA PE100 RC
Ø180x10,7 mm
DÉLKA 3,0 m

PROTLAK POD SILNICÍ
OCEL. CHRÁNIČKA
Ø 155 x 8,0 mm
dl. 4,5 m

PROTLAK POD SILNICÍ
OCEL. CHRÁNIČKA
Ø 155 x 8,0 mm
dl. 3,5 m

PROTLAK POD SILNICÍ
OCEL. CHRÁNIČKA
Ø 155 x 8,0 mm
dl. 6,5 m

PROTLAK POD SILNICÍ
OCEL. CHRÁNIČKA
Ø 155 x 8,0 mm
dl. 4,5 m

Vodoměrná šachta Lovčice

VÝŠKOVÝ SYSTÉM
BALT PO VYROVNÁNÍ
PODZEMNÍ VEDENÍ JSOU ZAKRESLENA
INFORMATIVNĚ!
PŘED ZAPOČETÍM ZEMNÍCH PRACÍ JE
NUTNÉ JEJICH PŘESNÉ VYTÝČENÍ!
PODZEMNÍ VEDENÍ - PODROBNOSTI VIZ TECHNICKÁ ZPRÁVA

VIS Vodohospodářsko-inženýrské služby spol. s r. o., Na Sféřině 1079, 500 03 Hradec Králové tel.: 495 076 011, fax: 495 541 342, e-mail: vis@vishk.cz			
DOKUMENTACE PRO PROVÁDĚNÍ STAVBY			
HLAVNÍ ING. PROJEKTU ING. HERMAN	ZOUP. PROJEKTANT ING. HERMAN	PROJEKTANT VOKOUNOVÁ	KONTROLOVAL ING. HERMAN
INVESTOR VHS VRCHLICE - MALEČ, a. s.	OBJEDNATEL VHS VRCHLICE - MALEČ, a. s.	FORMAT 15 A4	DATUM 11/21
KRAJ STŘEDOČESKÝ	OBEC BOJMUJANY, STARČOČ, SEMETĚŠ BÍLÉ PODOLÍ, ZAŘÍČANY, LOVČICE,	Č. ZAK. 00821-350	DPS 00821
AKCE ZÁSOBENÍ VÝCHODNÍ ČÁSTI OKRESU KUTNÁ HORA PITNOU VODOU	MĚŘÍTKO 1:1000	ČÍSLO PŘÍLOHY	
PŘÍLOHA KOORDINAČNÍ SITUACE VÝKRES - 19. ČÁST			C.3.19
TENTO VÝKRES A JEHO PŘÍLOHY JSOU NAŠIM DUŠEVNÍM VLASTNICTVÍM. NESMÍ BYT BEZ NAŠEHO PŘEDCHOZÍHO PISEMNÉHO SOUHLASU KOPIROVÁNY, ROZMNOŽOVÁNY ANI ZPŘÍSTUPNĚNY JINÝM OSOBÁM NEBO FIRMÁM			